


KANALIZACE A ČOV MNICH
PŘEHLEDNÁ SITUACE – ČÁST 4
MĚŘÍTKO 1:500

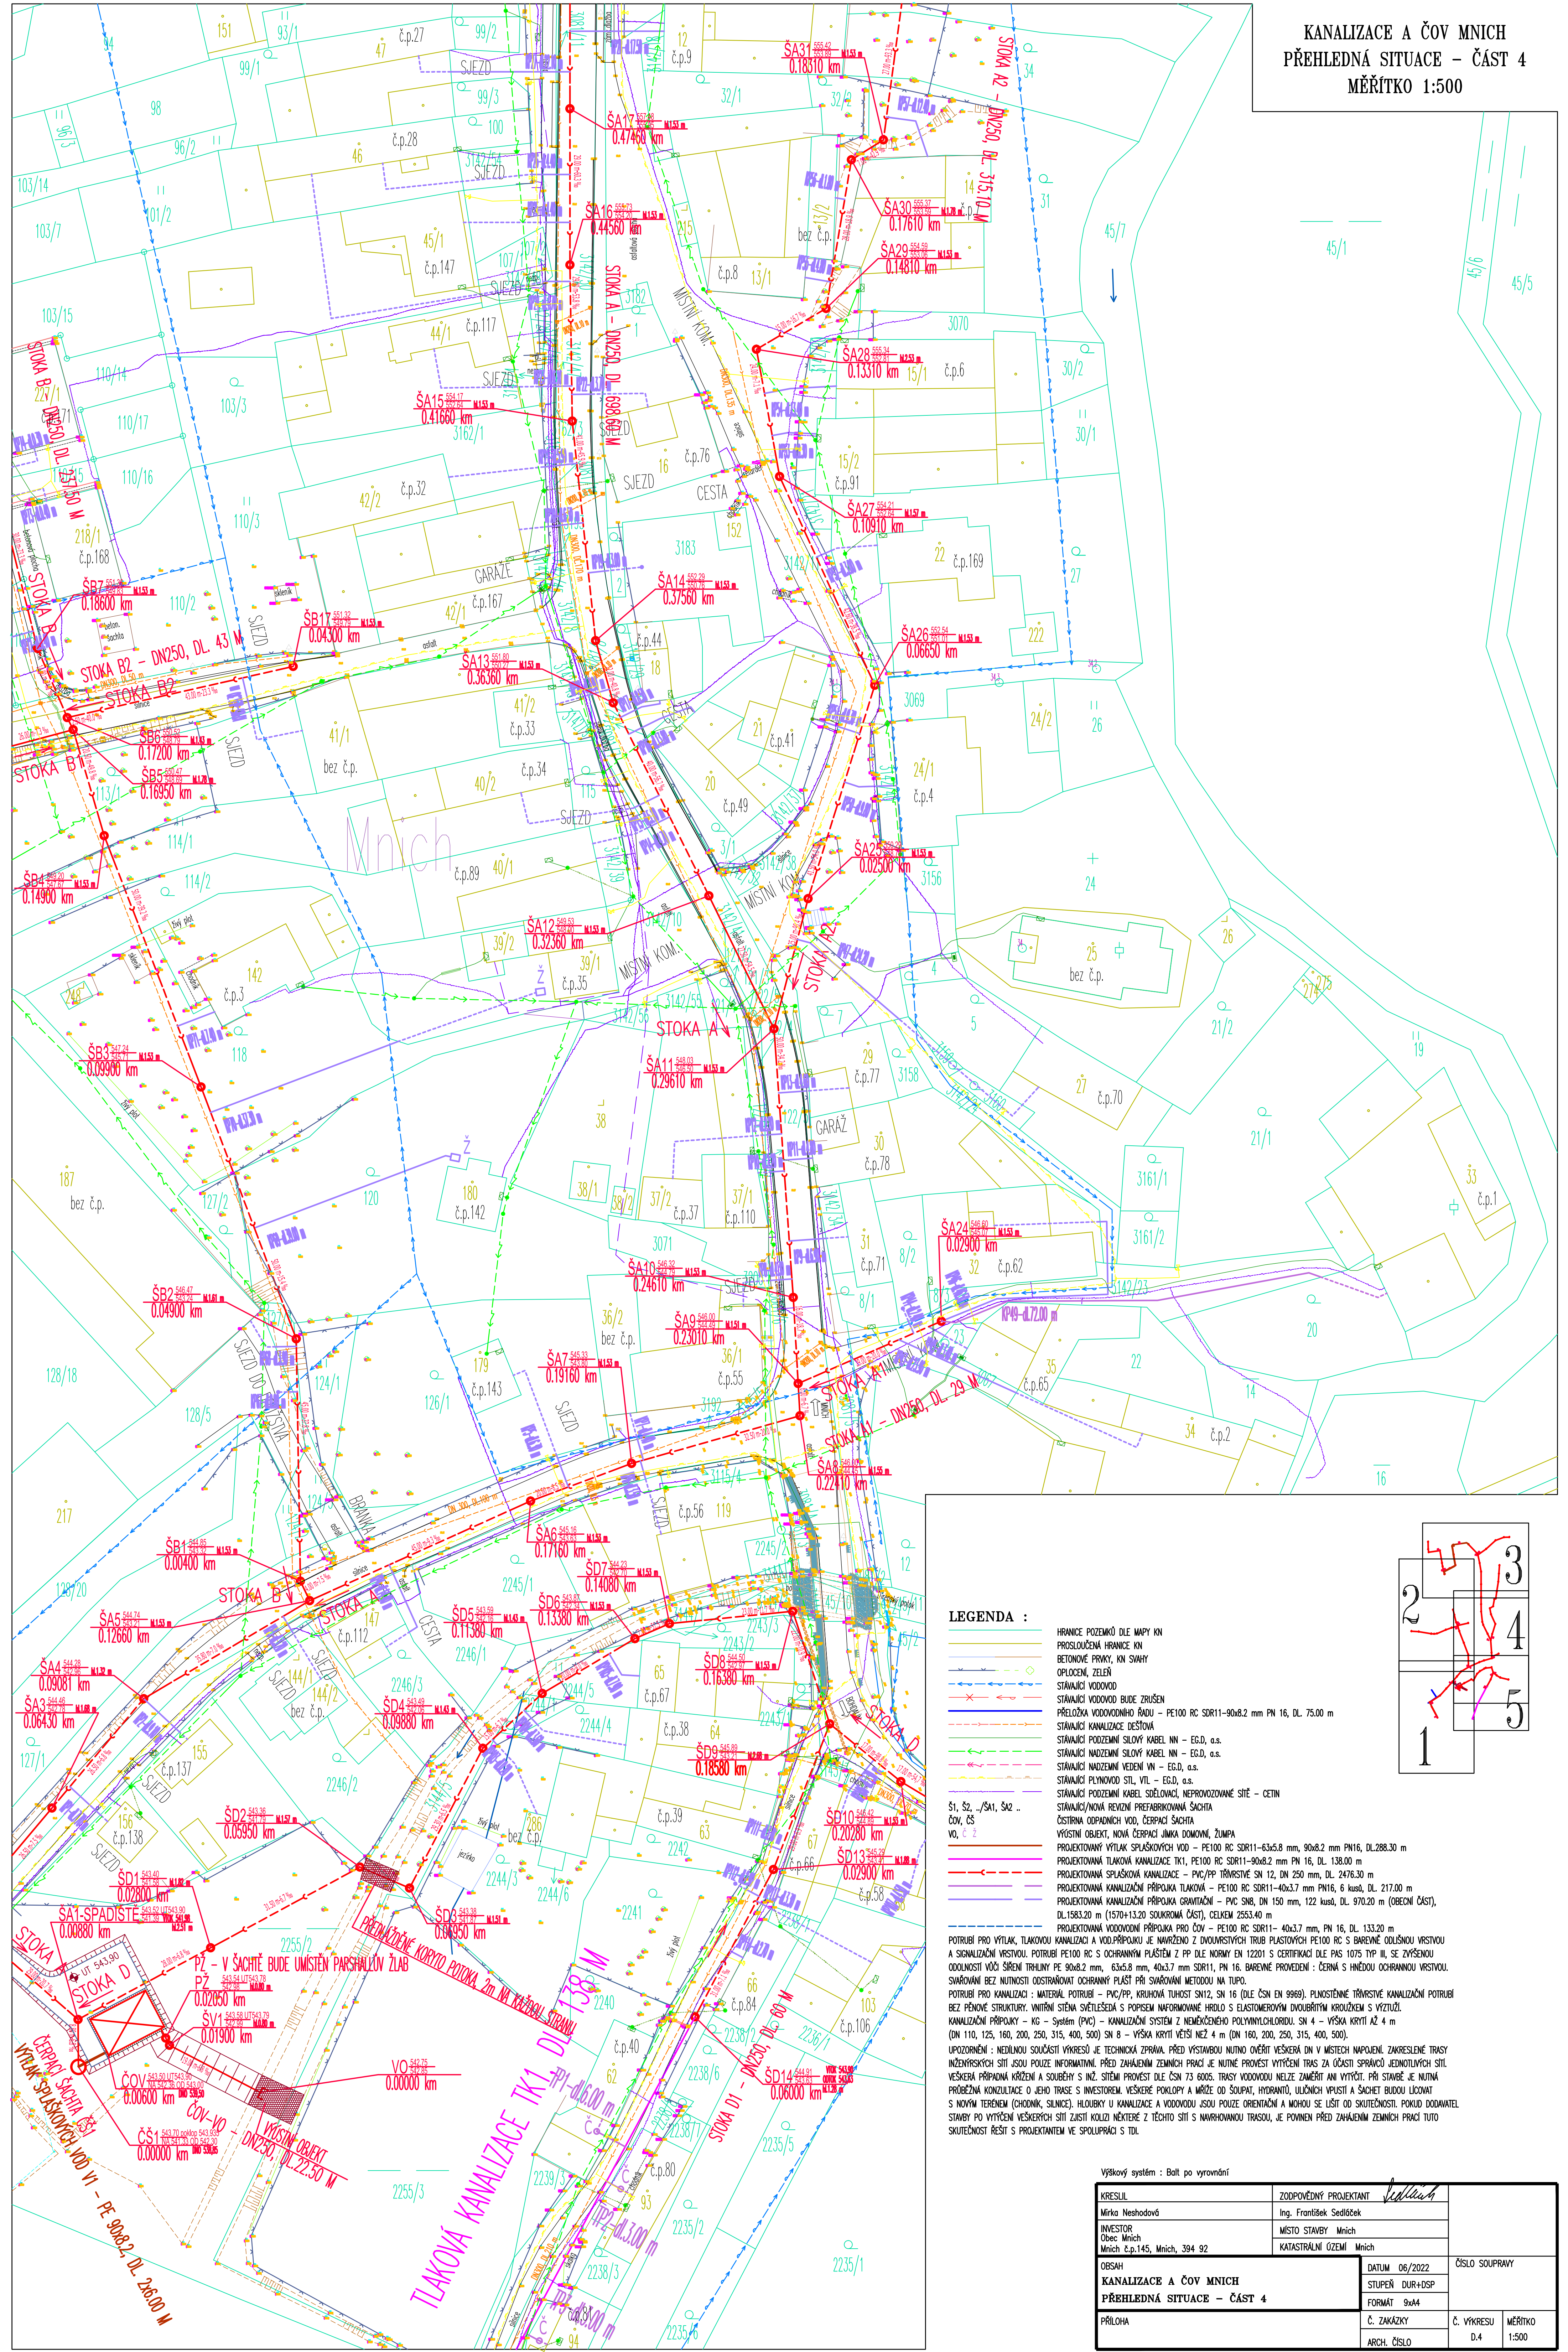

KRESLIL		ZODPOVĚDNÝ PROJEKTANT		ČÍSLO SOUPRAVY	
Mírka Neshodová		Ing. František Sedláček			
INVESTOR		MÍSTO STAVBY		Č. VÝKRESU	
Obec Mnich Mnich č.p.145, Mnich, 394 92		Mnich			
OBSAH		KATASTRÁLNÍ OZÉMI		MĚŘÍTKO	
KANALIZACE A ČOV MNICH		DATUM 06/2022		D.4	
PŘEHLEDNÁ SITUACE - ČÁST 4		STUPEŇ DUR+OSP		1:500	
PŘÍLOHA		FORMAT 9x44			
		Č. ZAKÁZKY			
		ARCH. ČÍSLO			